


3.NP

2.NP

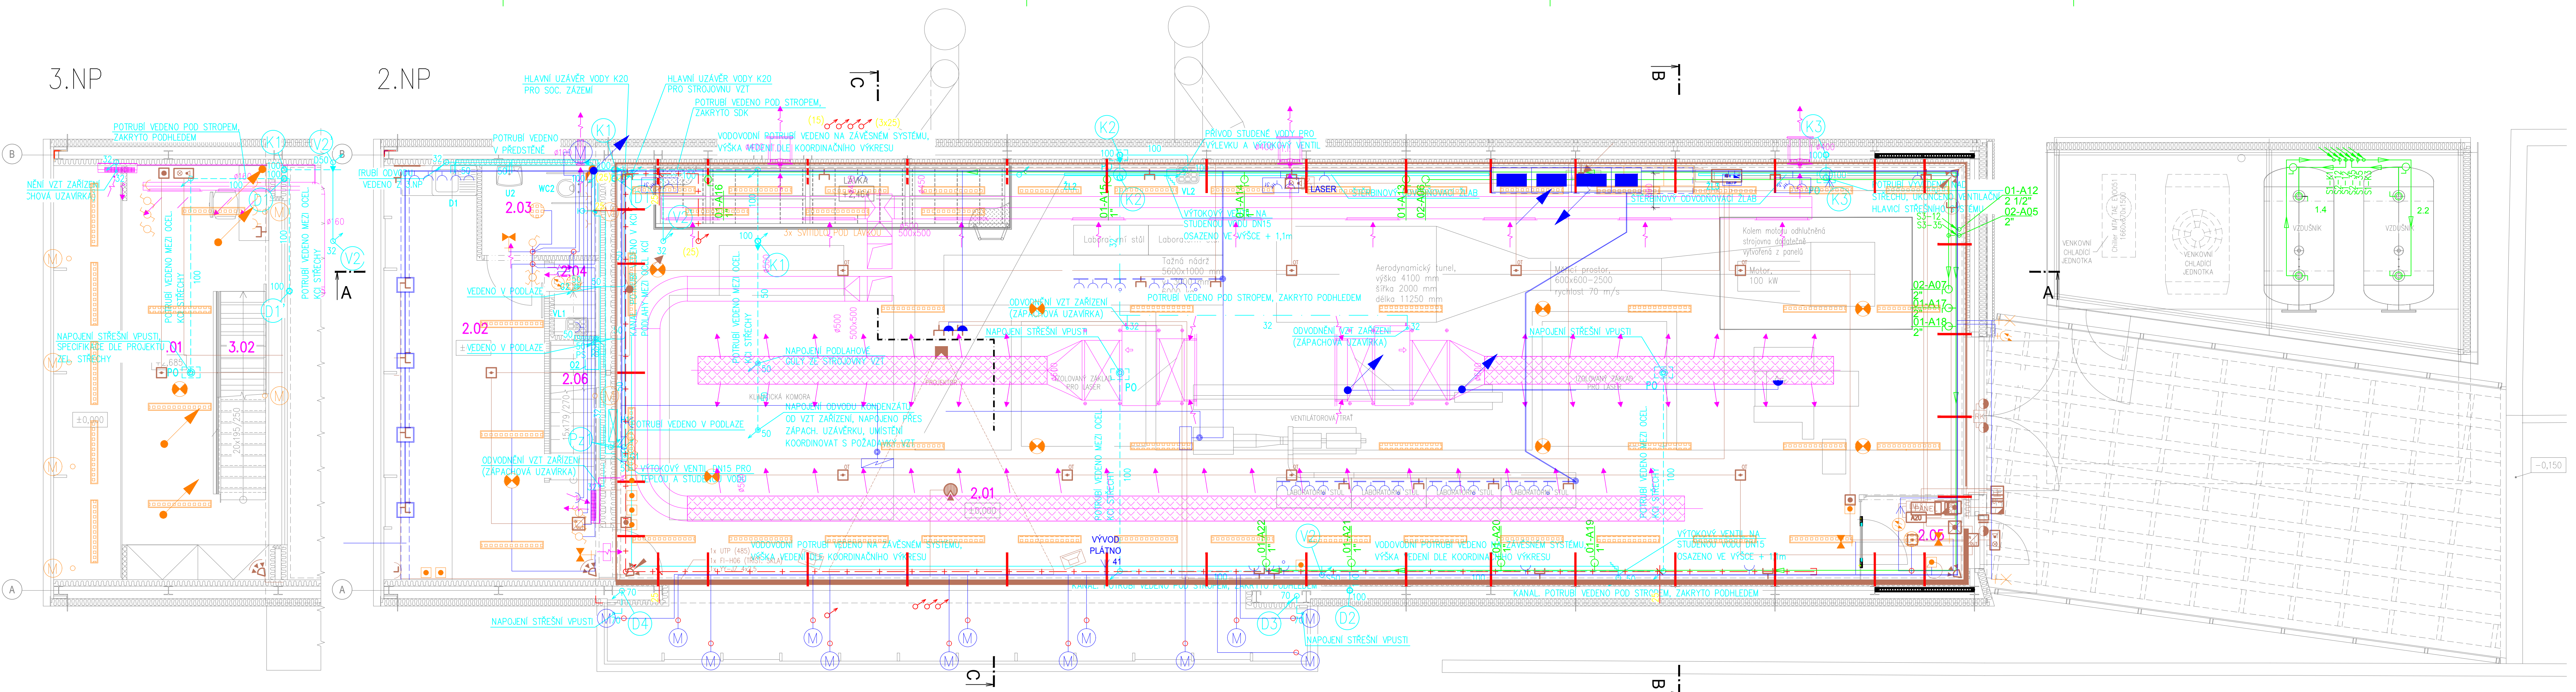

 



Tabulka místností 2.NP			
Číslo	Název	Plocha [m²]	Výška [m]
2.01	LABORATOŘ	242,0	5,20
2.02	UČEBNA	26,3	2,15/5,20
2.03	WC	3,96	2,15
2.04	ÚKLIDOVÁ KOMORA	1,34	2,15
2.05	ZÁDVEŘÍ	3,30	2,5
2.06	SCHODIŠTĚVÝ PROSTOR	3,75	-

Tabulka místností 3.NP		
Číslo	Název	Plocha [m²]
3.01	VELIN	19,9
3.02	SCHODIŠTĚVÝ PROSTOR	4,37

LEGENDA:

- VZDUCHOTECHNIKA
- ZDRAVOTNÍ TECHNIKA
- PLYNOVOD
- SLABOPROUD
- STLAČENÝ VZDUCH
- ELEKTRO
- OSVĚTLENÍ
- KONZOLY MONTÁŽNÍHO SYSTÉMU
- HORIZONTÁLNÍ USPOŘÁDÁNÍ VEDENÍ
- KONZOLY MONTÁŽNÍHO SYSTÉMU
- KOTEVNÍ SYSTÉM VEDEN POD LÁVKOU
- VERTIKÁLNÍ USPOŘÁDÁNÍ VEDENÍ

Zodpovědný projektant	Vypracoval	Kontroloval	 PROFES PROJEKT spol. s r.o. projektová a inženýrská činnost Veřejkova 272, 511 01 Turnov tel. 481 319 831 e-mail: profeprojekt@profeprojekt.cz www.profeprojekt.cz
Ing. Richard Müller	Ing. Michaela Brodská	Ing. Petr Chval	
			

Místo: Liberec	Stavební úřad: Liberec	Stupeň	DPS
Objednatel: Technická univerzita v Liberci, Studentská 1402/2, Liberec		Datum	01.2021
Akce: TECHNICKÁ UNIVERZITA V LIBERCI LABORÁTOR KEZ SO-01 LABORÁTOR KEZ D.1.1.01 ARCHITEKTONICKO-STAVEBNÍ ŘEŠENÍ		Číslo zakázky	21016
		Měřítko 1:50	Výtisk č.
Příloha: Koordinační výkres 2.NP a 3.NP		Příloha č. D.1.1.01.b-36	