


PŮDORYS 1.NP – NOVÝ STAV

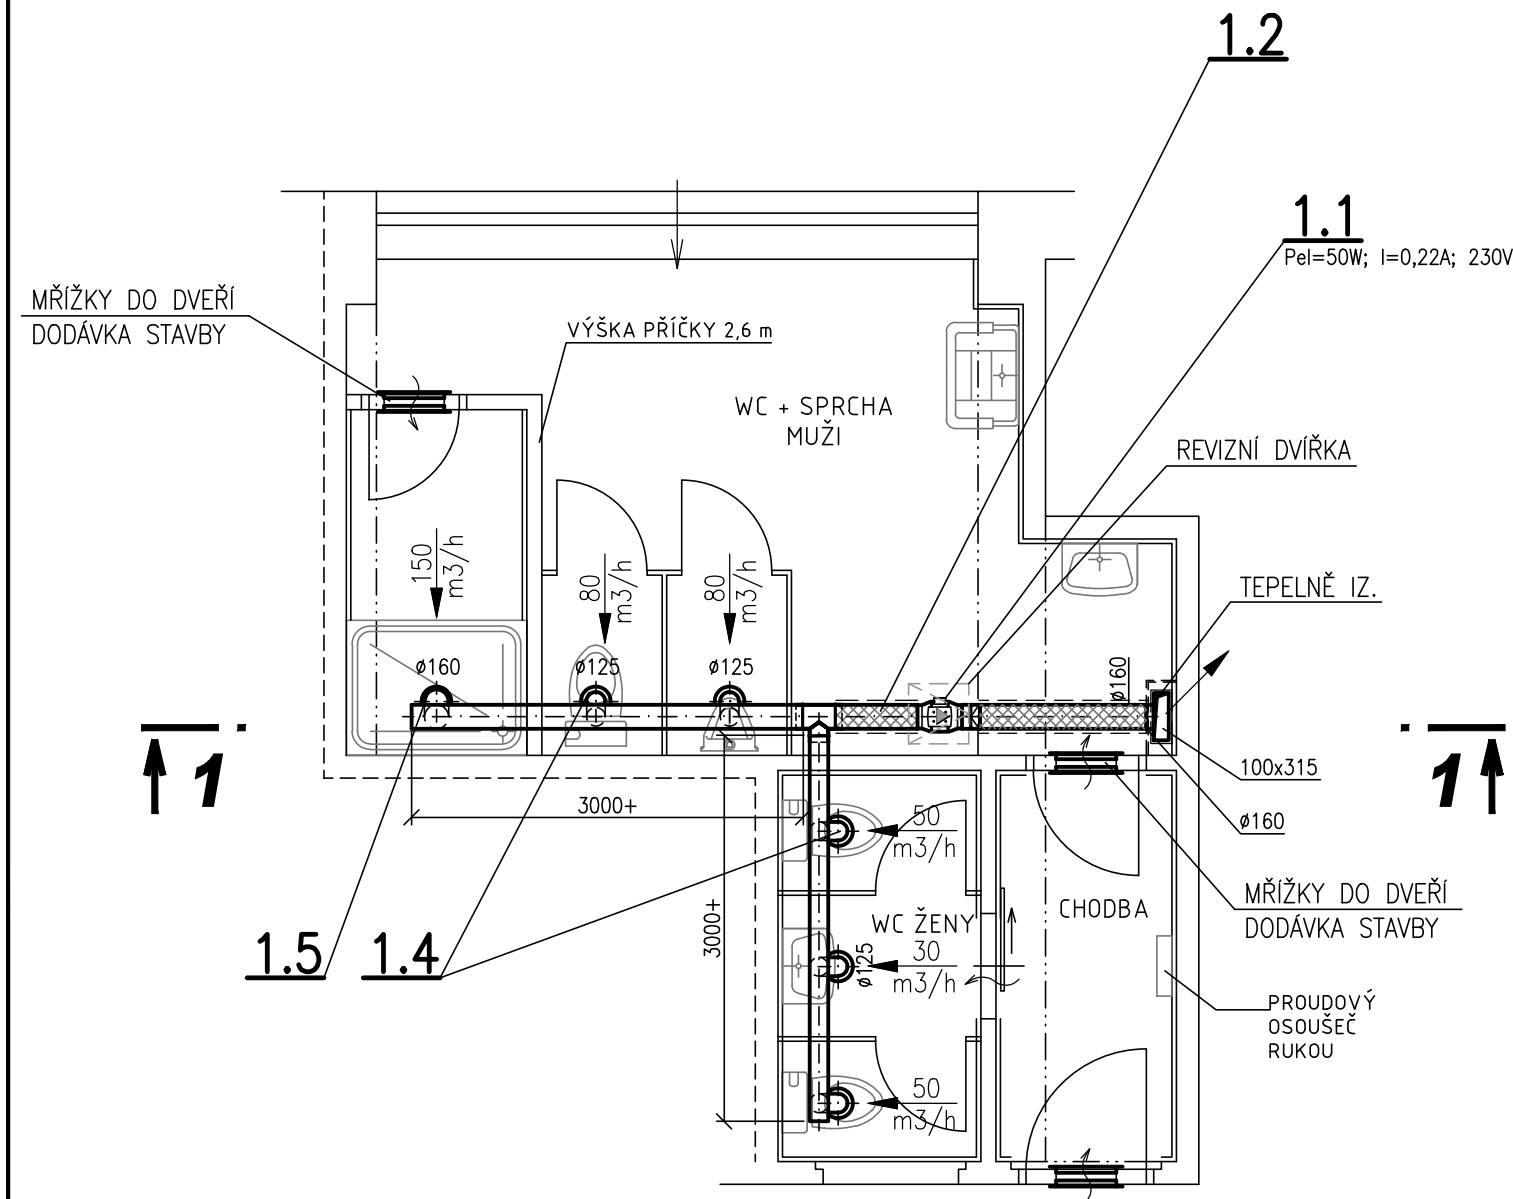

kontroloval	vypracoval	kreslil	<div>SIL LIBEREC U Besedy 8 spol. s r.o. tel: 484 849 848 e-mail: sil@volny.cz</div>	
Ing. Vratislav ŠKODA	Jan BURGR	Jan BURGR		
okres: LIBEREC	stavební úřad: LIBEREC			
investor: Technická Univerzita Liberec – Pavilon E2			formát	A3
AKCE: STAVEBNÍ ÚPRAVY SOCIÁLNÍHO ZÁZEMÍ TECHNICKÁ UNIVERZITA V LIBERCI – PAVILON E2 D.1.4 – VZDUCHOTECHNIKA			datum	09/2013
			účel	DPS
			č. zakázky	
			č. archivní	
VÝKRES: PŮDORYS 1.N.P.			měřítko 1:50	VZ-01 č. výkresu