



PŮDORYS 2.NP – NOVÝ STAV

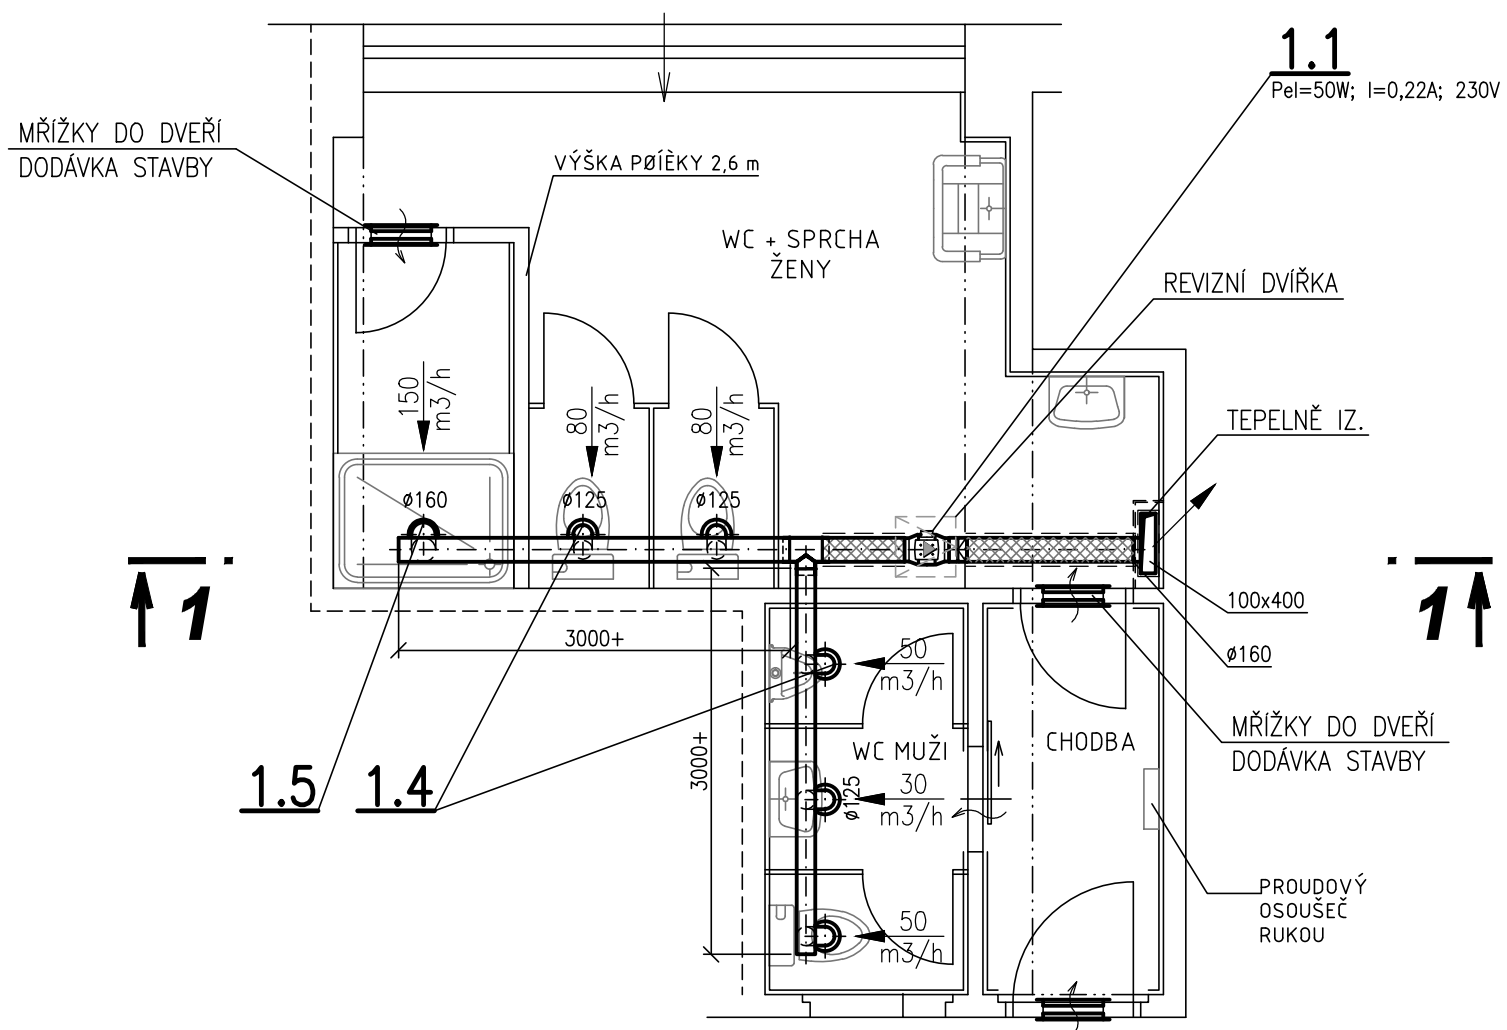

kontroloval		vypracoval		kreslil		<div><div>SIL LIBEREC U Besedy 8 spol. s r.o. tel: 484 849 848 e-mail: sil@volny.cz</div></div>	
Ing. Vratislav ŠKODA		Jan BURGR		Jan BURGR			
okres: LIBEREC			stavební úřad: LIBEREC				
investor: Technická Univerzita Liberec – Pavilon E2						formát	A3
AKCE: STAVEBNÍ ÚPRAVY SOCIÁLNÍHO ZÁZEMÍ TECHNICKÁ UNIVERZITA V LIBERCI – PAVILON E2 D.1.4 – VZDUCHOTECHNIKA						datum	09/2013
						účel	DPS
						č. zakázky	
						č. archivní	
VÝKRES: PŮDORYS 2.N.P.						měřítko 1:50	VZ-02 č. výkresu