


## 4.NP, STŘECHA

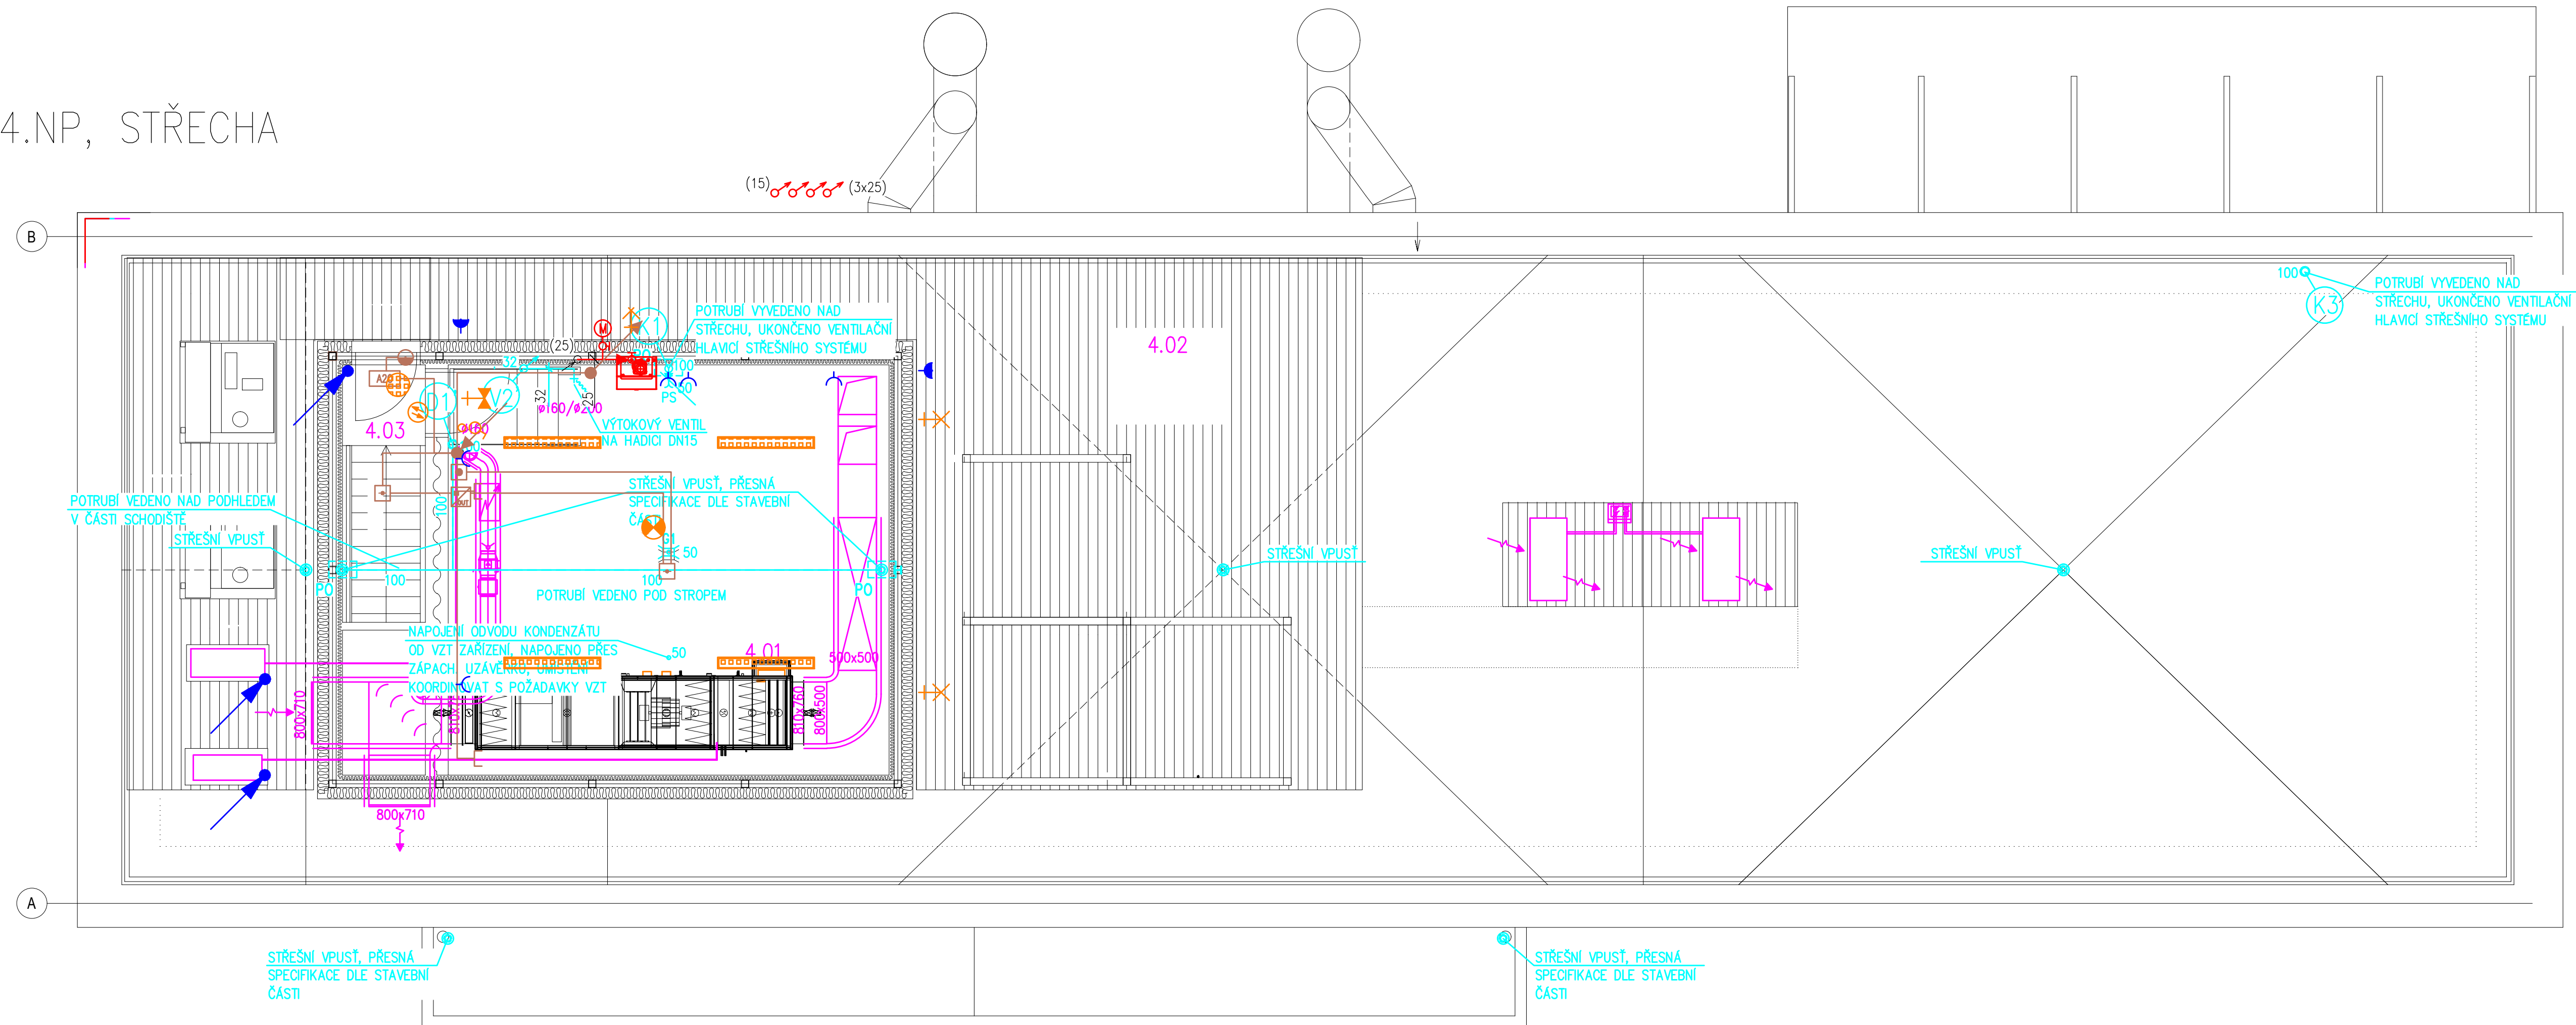





Tabulka místností 4.NP

Číslo	Název	Plocha [m²]	Výška [m]
4.01	STROJOVNÁ VZT	31,02	2,88
4.02	STŘEŠNÍ TERASA	71,5	–
4.03	PODESTA 4.NP	1,15	2,5

LEGENDA:

	VZDUCHOTECHNIKA
	ZDRAVOTNÍ TECHNIKA
	PLYNOVOD
	STLAČENÝ VZDUCH
	ELEKTRO
	OSVĚTLENÍ
	SLABOPROUD

Zodpovědný projektant		Vypracoval	Kontroloval	 <b>PROFES PROJEKT spol. s r.o.</b> projektová a inženýrská činnost Vejchova 272, 511 01 Turnov tel. 483 319 831 e-mail: profesp@profesprojekt.cz www.profesprojekt.cz	
Ing. Richard Müller		Ing. Jakub Plechatý	Ing. Petr Chval		
					
Místo:	Liberec	Stavební úřad:	Liberec	Stupeň	DPS
Objednatel:	Technická univerzita v Liberci, Studentská 1402/2, Liberec			Datum	04.2020
Akce:	TECHNICKÁ UNIVERZITA V LIBERCI LABORATOR KEZ SO-01 LABORATOŘ KEZ D.1.1.01 ARCHITEKTONICKO-STAVEBNÍ ŘEŠENÍ			Číslo zakázky	20030
Příloha:	Koordinační výkres 4.NP, střecha			Měřítko 1:50	Výtisk č.
				Příloha č. D.1.1.01.b-37	